


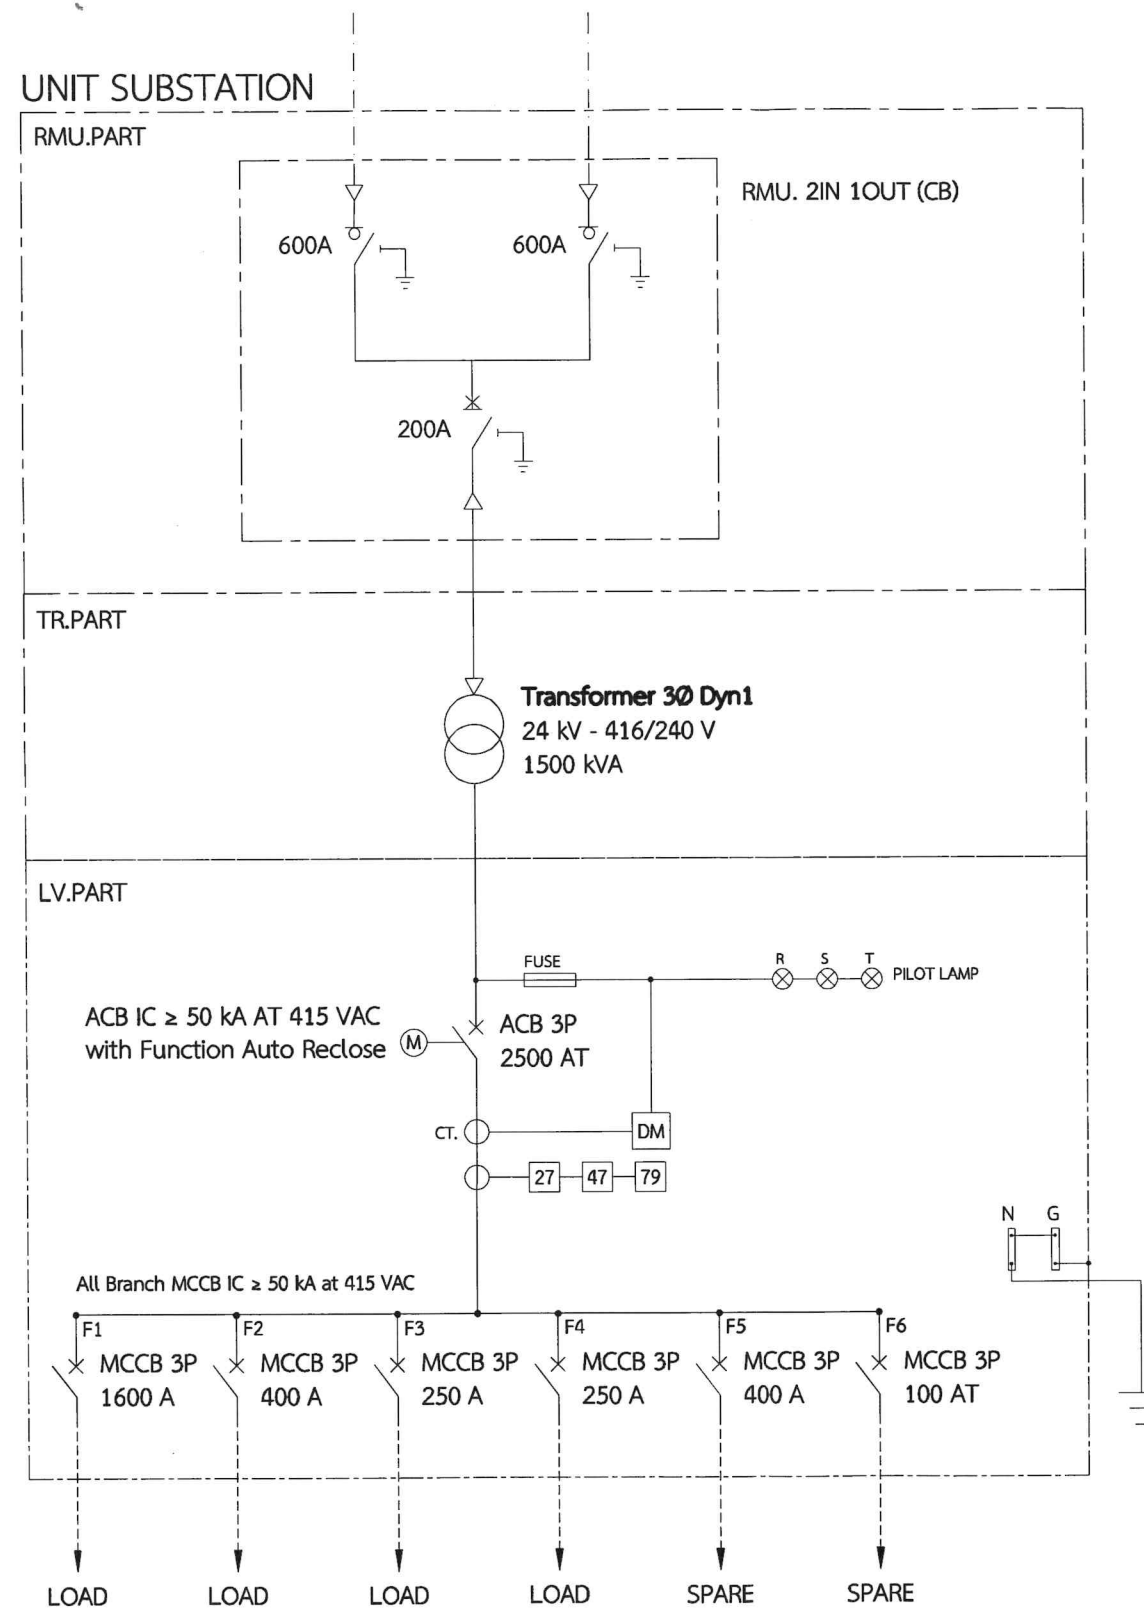

ครั้งที่	วันที่	รายละเอียดการแก้ไข		ออกแบบ	ตรวจ
 การไฟฟ้านครหลวง					
แผนกระบบไฟฟ้า 5		กองธุรกิจระบบไฟฟ้า 2		ฝ่ายธุรกิจบริการและคุณภาพไฟฟ้า	
เขียน	โครงการปรับปรุงระบบไฟฟ้าสายเมน สายบ่อน และตู้แผงสวิตช์ประจำอาคาร 4 ภายในกรมการขนส่งทางบก			มาตราส่วน A3 - N.T.S.	
	นายโต พรหมตา				วันที่ 22 มกราคม 2568
ตรวจ				แผ่นที่ 1 ของจำนวน 1 แผ่น	
	นายชุมพรพิชัย ขอนทอง				DWG. No.
อนุมัติ	Single Line Diagram Unit Substation 1500 kVA			100051794	
	นายวินัยไตร รอยแก้ว				